



공사명 PROJECT TITLE

연세대 백주년기념관
콘서트홀 리모델링
공사(음향/영상/무대)

비 고 REMARKS

1) 프로세나움 다운라이트 수량변경
(당초 14개에서 6개로 변경)



서울시 마포구 동대문로 134 동수빌딩 5층

T: 02-352-3329(10) F: 02-325-4432

등록설계번호 : 제 서플E-1-043 호
건축전기설비기술사 이 성 욱

제 도 DRAWN BY

검 사 CHECKED BY

협 의 CONSULT

△	／	／	
△	／	／	
△	／	／	
△	／	／	
△	／	／	
△	／	／	

승 인 APPROVED BY

2013.3. (준공도면)

축 척 SCALE

A3:1/200(A1:1/100)


날 짜 DATE

도면명 DRAWING TITLE

무대장치 설치 평면도 -1
(주무대 부분)

도면번호 SHEET NO

ST-004

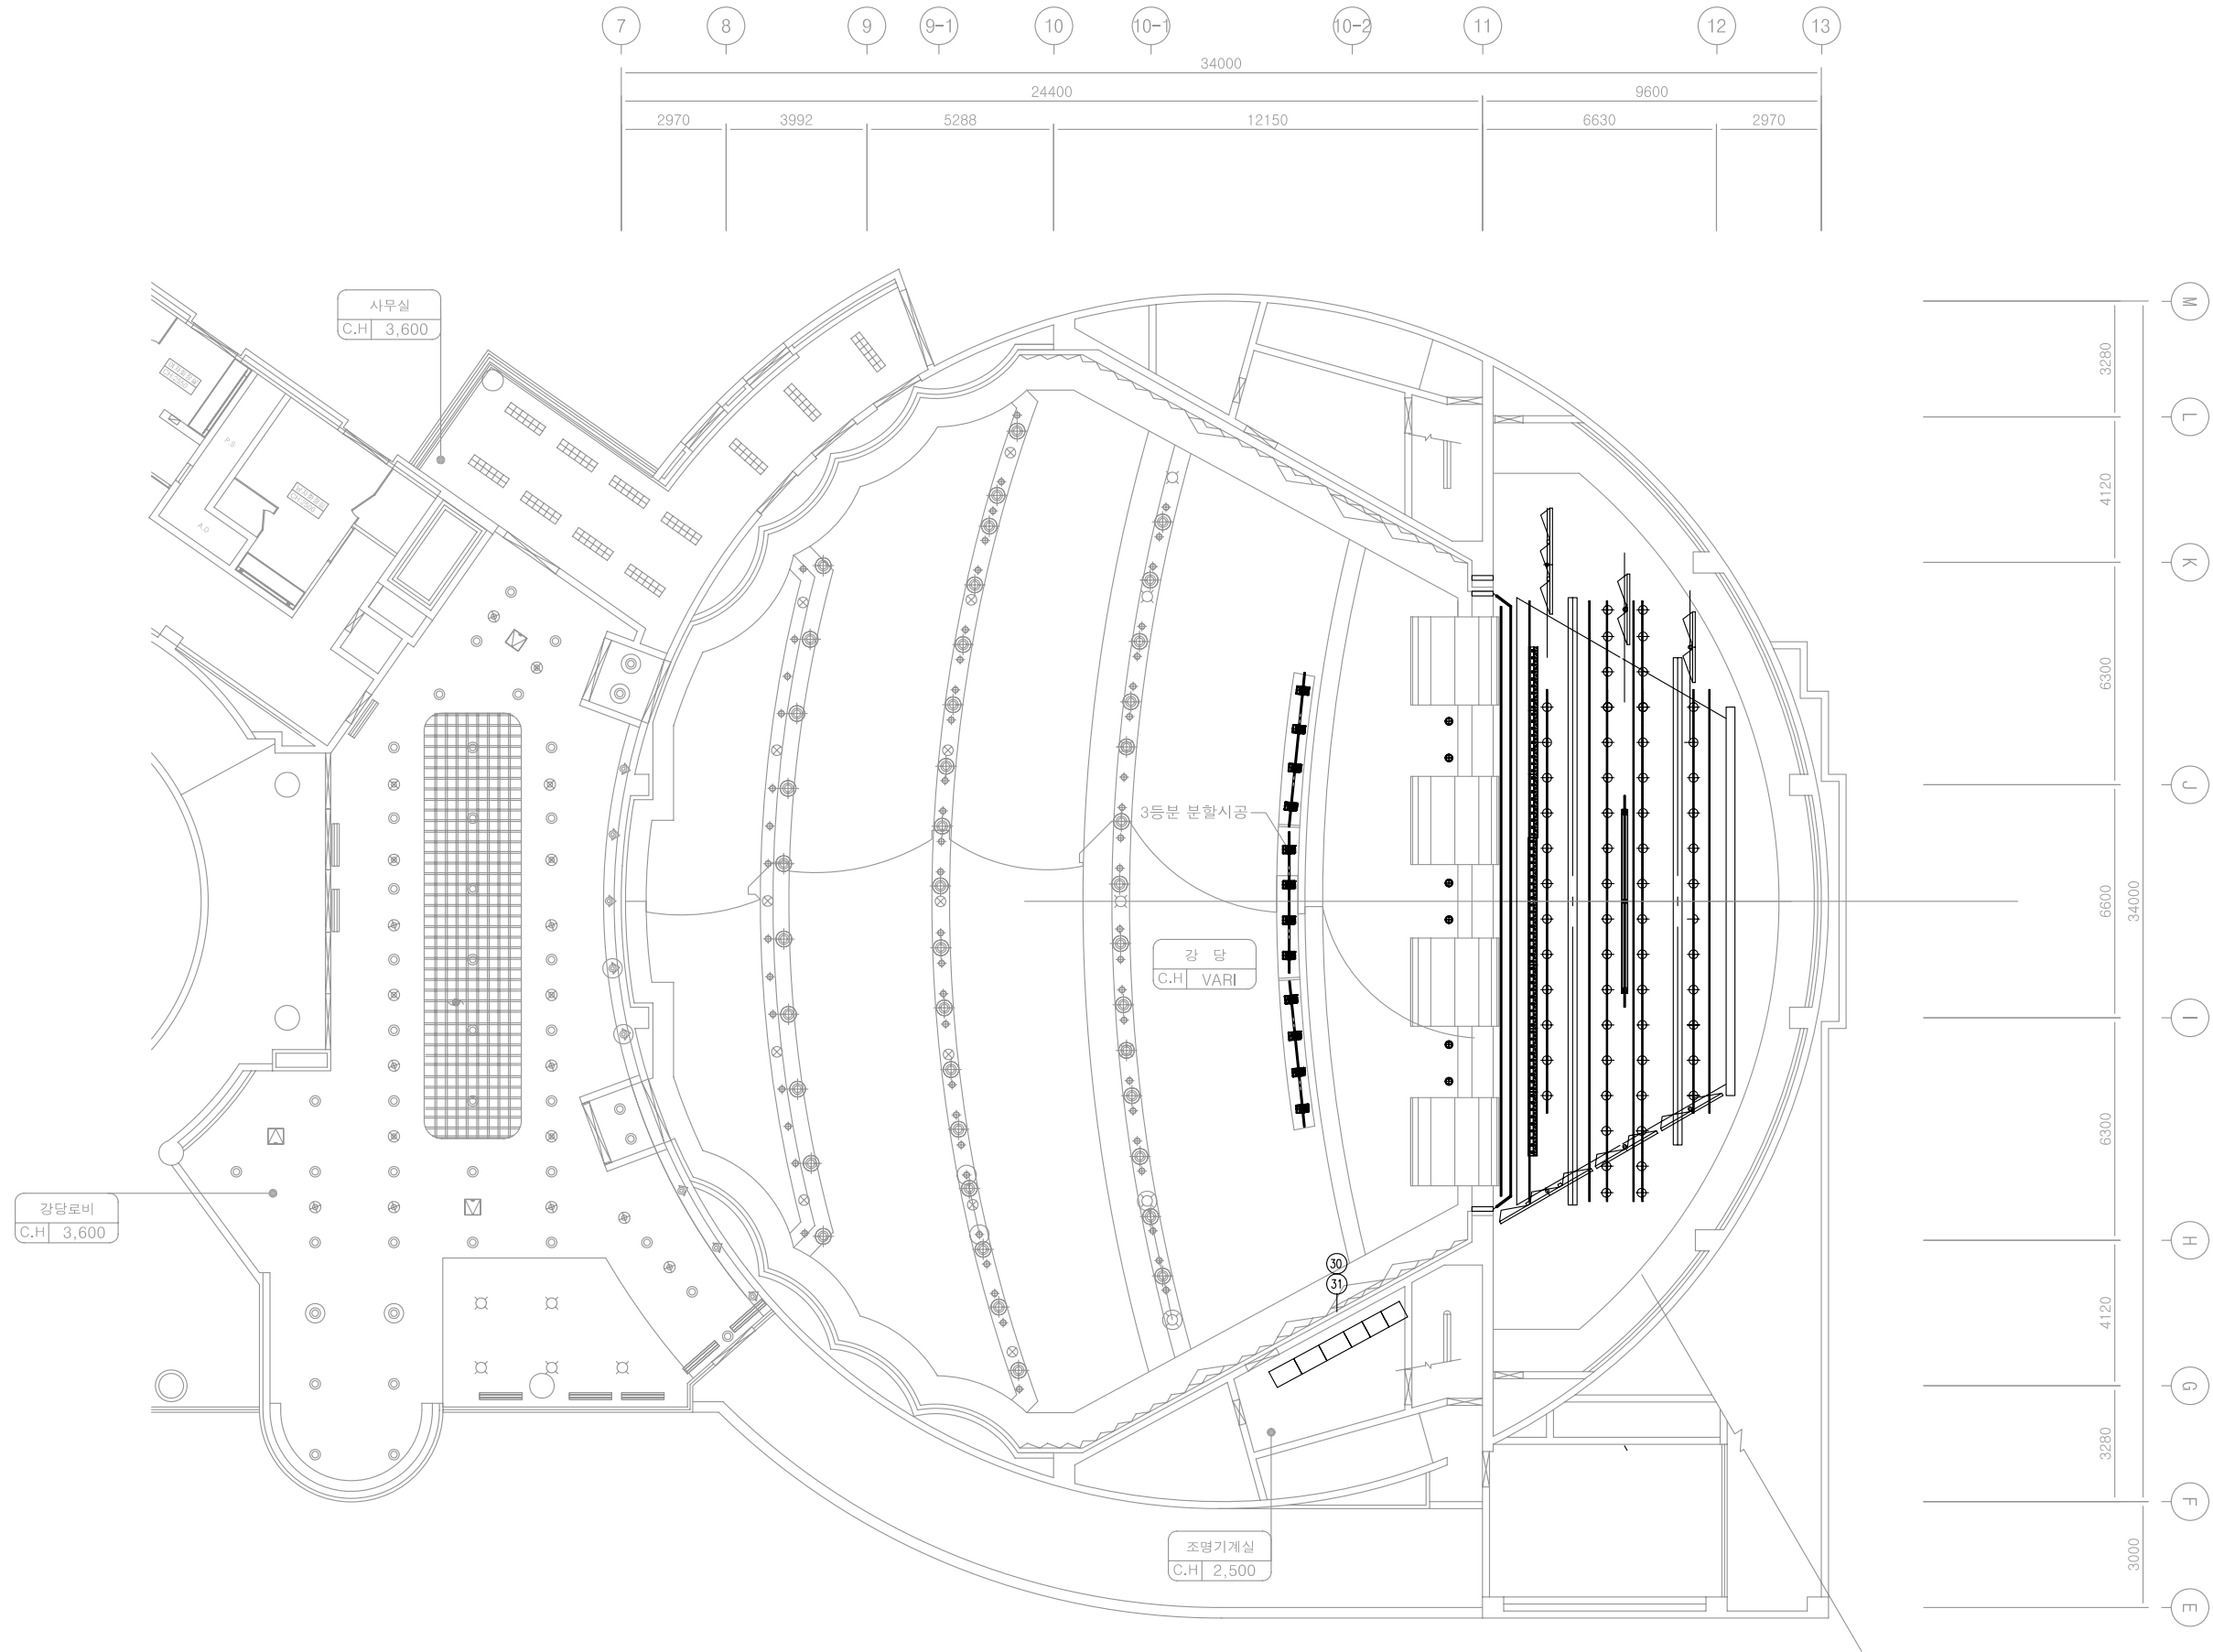

무대장치 설치 평면도 -1 (주무대 부분)
SCALE : 1/200